




1 Sezione 1  
1 : 50

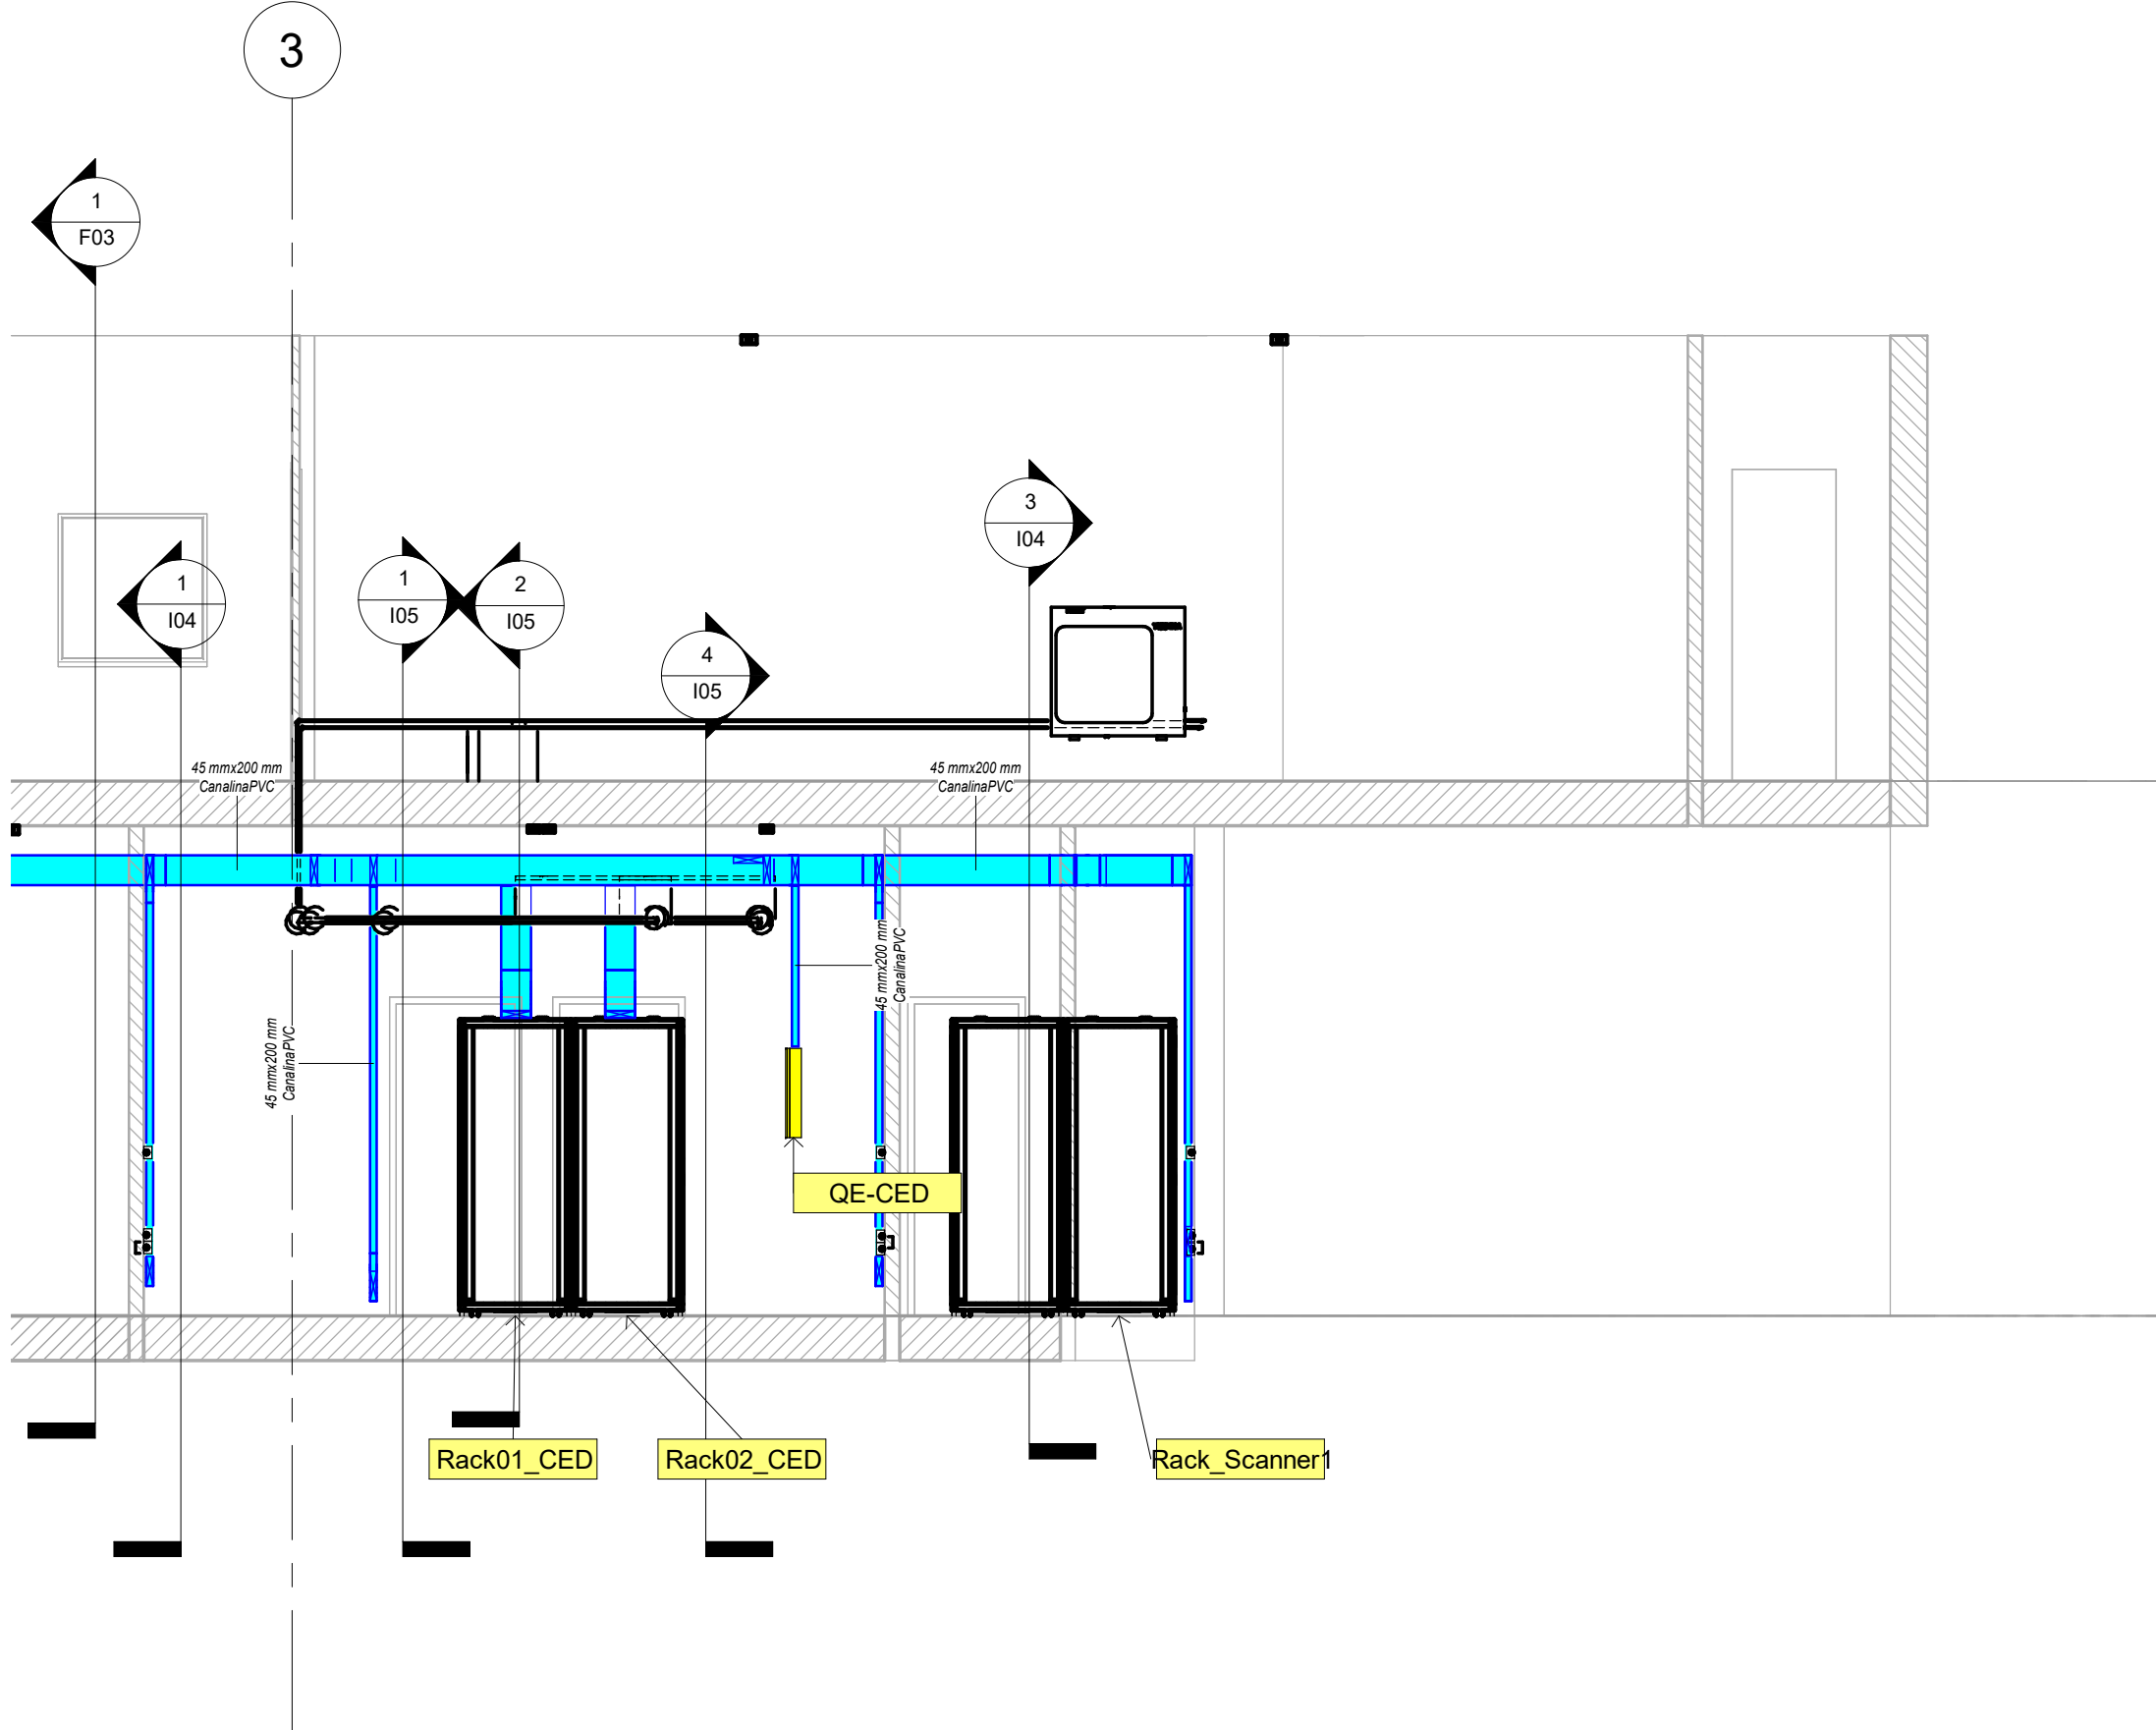

2 Sezione 2  
1 : 50

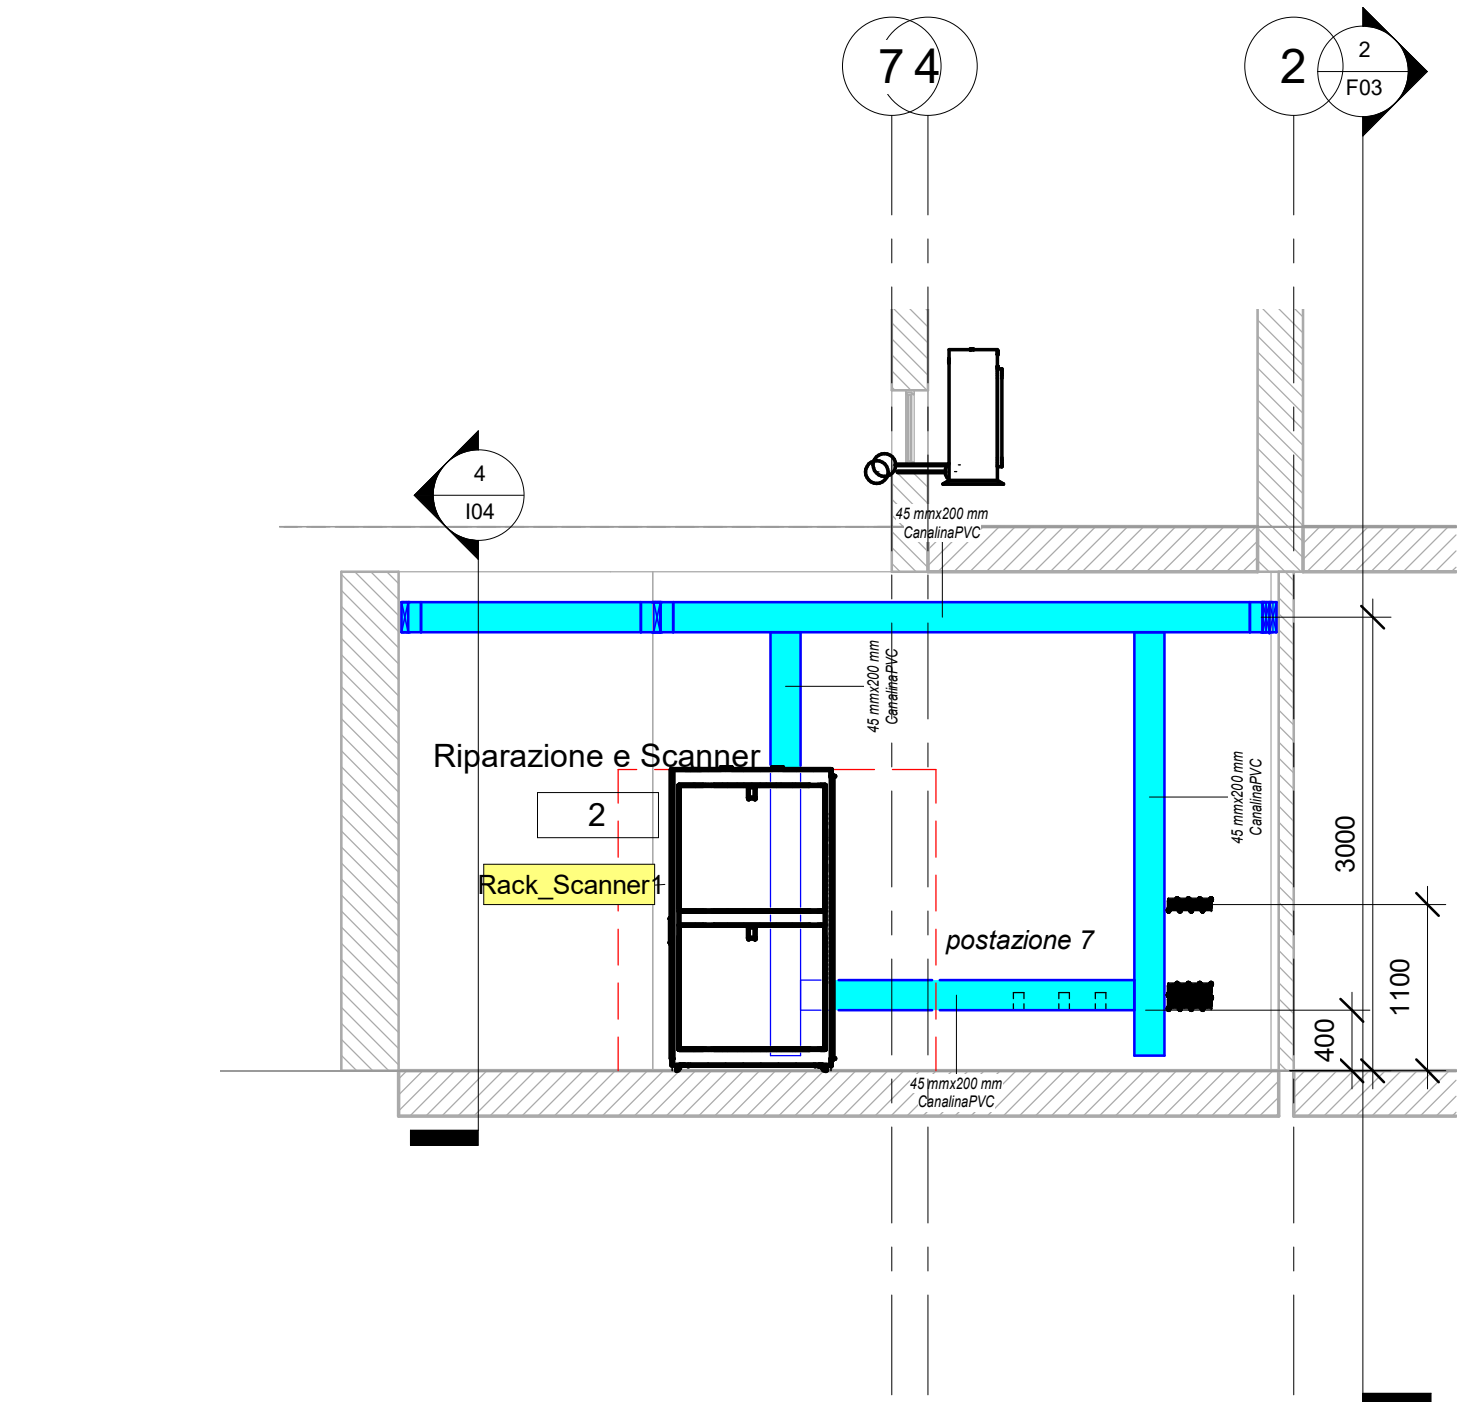

3 Sezione 3  
1 : 50

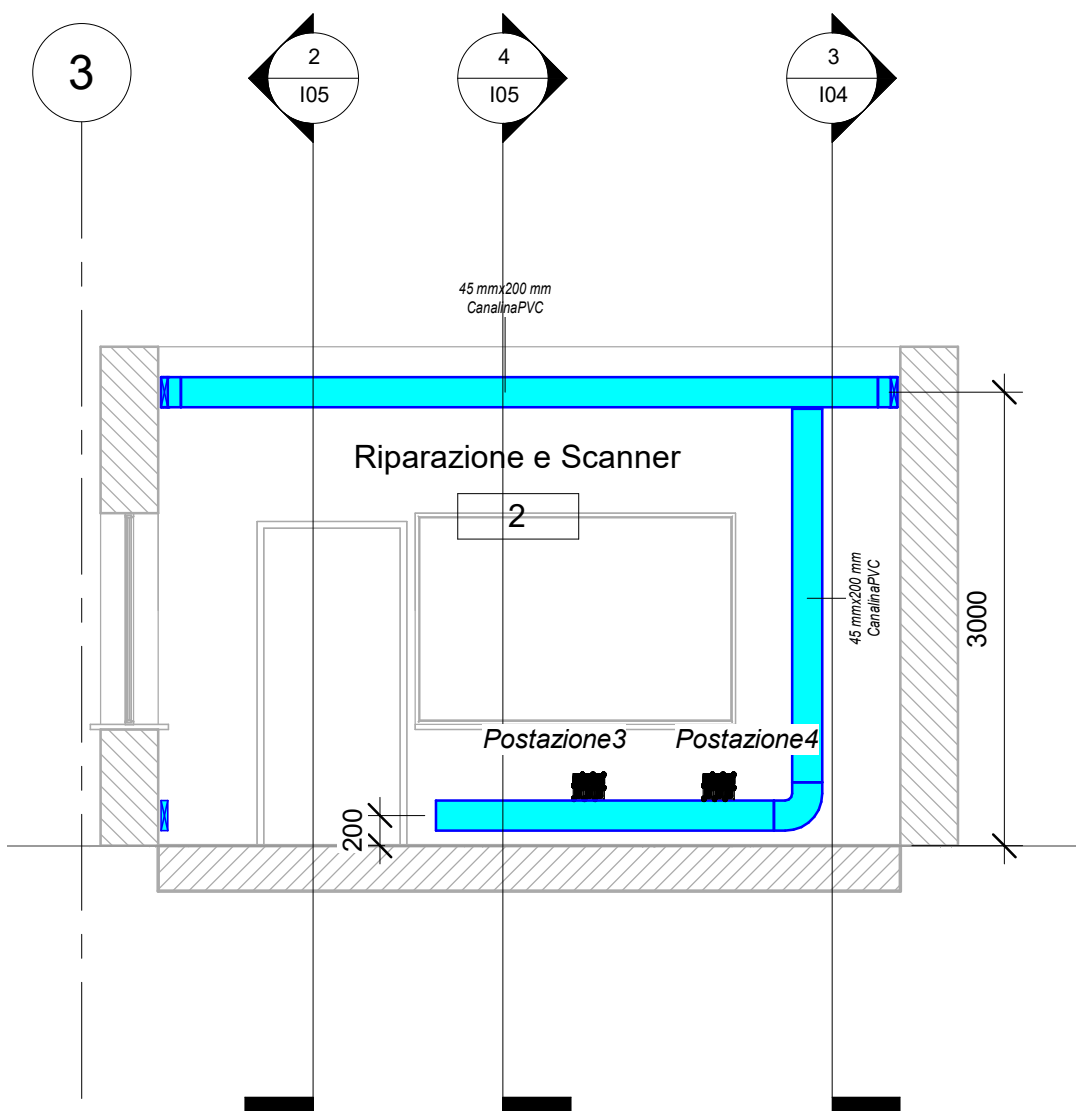

4 Sezione 4  
1 : 50

GA<sup>e</sup>

10  
YEARS

ENGINEERING PROJECTS PM | AN | CS | SS

GA<sup>e</sup>ENGINEERING Torino Milano Roma Catania  
Corso Marconi, 20 - 10125 Torino  
+39 011 0566426  
+39 011 0432005  
info@gae-engineering.com  
segreteria@pec.gaeengineering.com  
www.gae-engineering.com

FONDAZIONE M.A. PROLO - MUSEO NAZIONALE DEL CINEMA - CINETECA  
Via Sospello 195/A - Torino



COMMITTENTE MUSEO NAZIONALE DEL CINEMA  
VIA MONTEBELLO 22  
TORINO

PROGETTO

GA<sup>e</sup>

10  
YEARS

PRODOTTORE

Dis. Technical

Ing. G. G. Amato

TM&RI - FIRME

Progettista

Alberto P.I. Zanella

CNPI TO 3252

AMBITO PROGETTO IMPIANTI LIVELLO Progetto Esecutivo

ELABORATO SEZIONI - IMPIANTO ELETTRICO N. 104

DATA 15/05/2020 SCALA 1 : 50

REV	DESCRIZIONE	REDATTO	CONTROLLATO	APPROVATO
1	Prima Emissione	AZ	GGA	GGA
		---	---	---

settore	commessa GA *	liv. prog.	tipo documento	livello/piano	n° elaborato	rev.
SS	18AGSS002	PE	PTA	PE		1

È vietata la riproduzione, in qualunque modo e forma, in tutto o in parte del documento senza l'autorizzazione di GAE Engineering.  
Non può essere utilizzato per scopi diversi da quelli disciplinati dal contratto tra GAE ed il suo Cliente.